

ZARZĄDZENIE NR 106/2014
WÓJTA GMINY IŁAWA

z dnia 27 października 2014 r.

**w sprawie ustanowienia służebności gruntowej na nieruchomości stanowiącej własność Gminy Iława,
położonej w miejscowości Wiewiórka.**

Na podstawie art. 30 ust. 1 i ust.2 pkt 3) ustawy z dnia 8 marca 1990 r. o samorządzie gminnym (jednolity tekst: Dz.U. z 2013 r. poz. 594 z późn. zm.) oraz zgodnie z postanowieniami zawartymi w treści §3 ust. 1, §23 ust. 2 pkt. 2) i ust. 5) Uchwały Nr XXI/195/2012 Rady Gminy Iława z dnia 29 czerwca 2012 r. w sprawie określenia zasad gospodarowania nieruchomościami będącymi własnością Gminy, w tym w szczególności zasad nabywania, zbywania, obciążania oraz wydzierżawiania lub wynajmowania nieruchomości wchodzących w skład zasobu nieruchomości Gminy Iława, zarządzam, co następuje:


§ 1. Postanawia się ustanowić na rzecz Województwa Warmińsko-Mazurskiego z siedzibą w Olsztynie przy ul. Emilii Plater 1, 10-562 Olsztyn, nieodpłatnie, służebność gruntową, niezbędną dla zapewnienia dostępu do projektowanych urządzeń infrastruktury technicznej w postaci kanalizacji 4 otworowej z rur HDPE 40/3,7 dla kabla światłowodowego (układanego na głębokości 1 m pod powierzchnią terenu) w związku z realizacją Regionalnej Sieci Szerokopasmowej Polski Wschodniej Województwa Warmińsko-Mazurskiego, na czas nieokreślony na nieruchomości, stanowiącej własność Gminy Iława położonej w obrębie geodezyjnym Wiewiórki, gminie Iława, oznaczonej w ewidencji gruntów numerem 87, dla których w Sądzie Rejonowym w Iławie Wydziale Ksiąg Wieczystych prowadzona jest księga wieczysta nr EL11/00045028/6, zgodnie z mapą.

§ 2. Zarządzenie stanowi podstawę do zawarcia umowy notarialnej o ustanowieniu służebności gruntowej określonej w §1.

§ 3. Zarządzenie wchodzi w życie z dniem podjęcia.

Wójt

mgr inż. Krzysztof Harmaciński

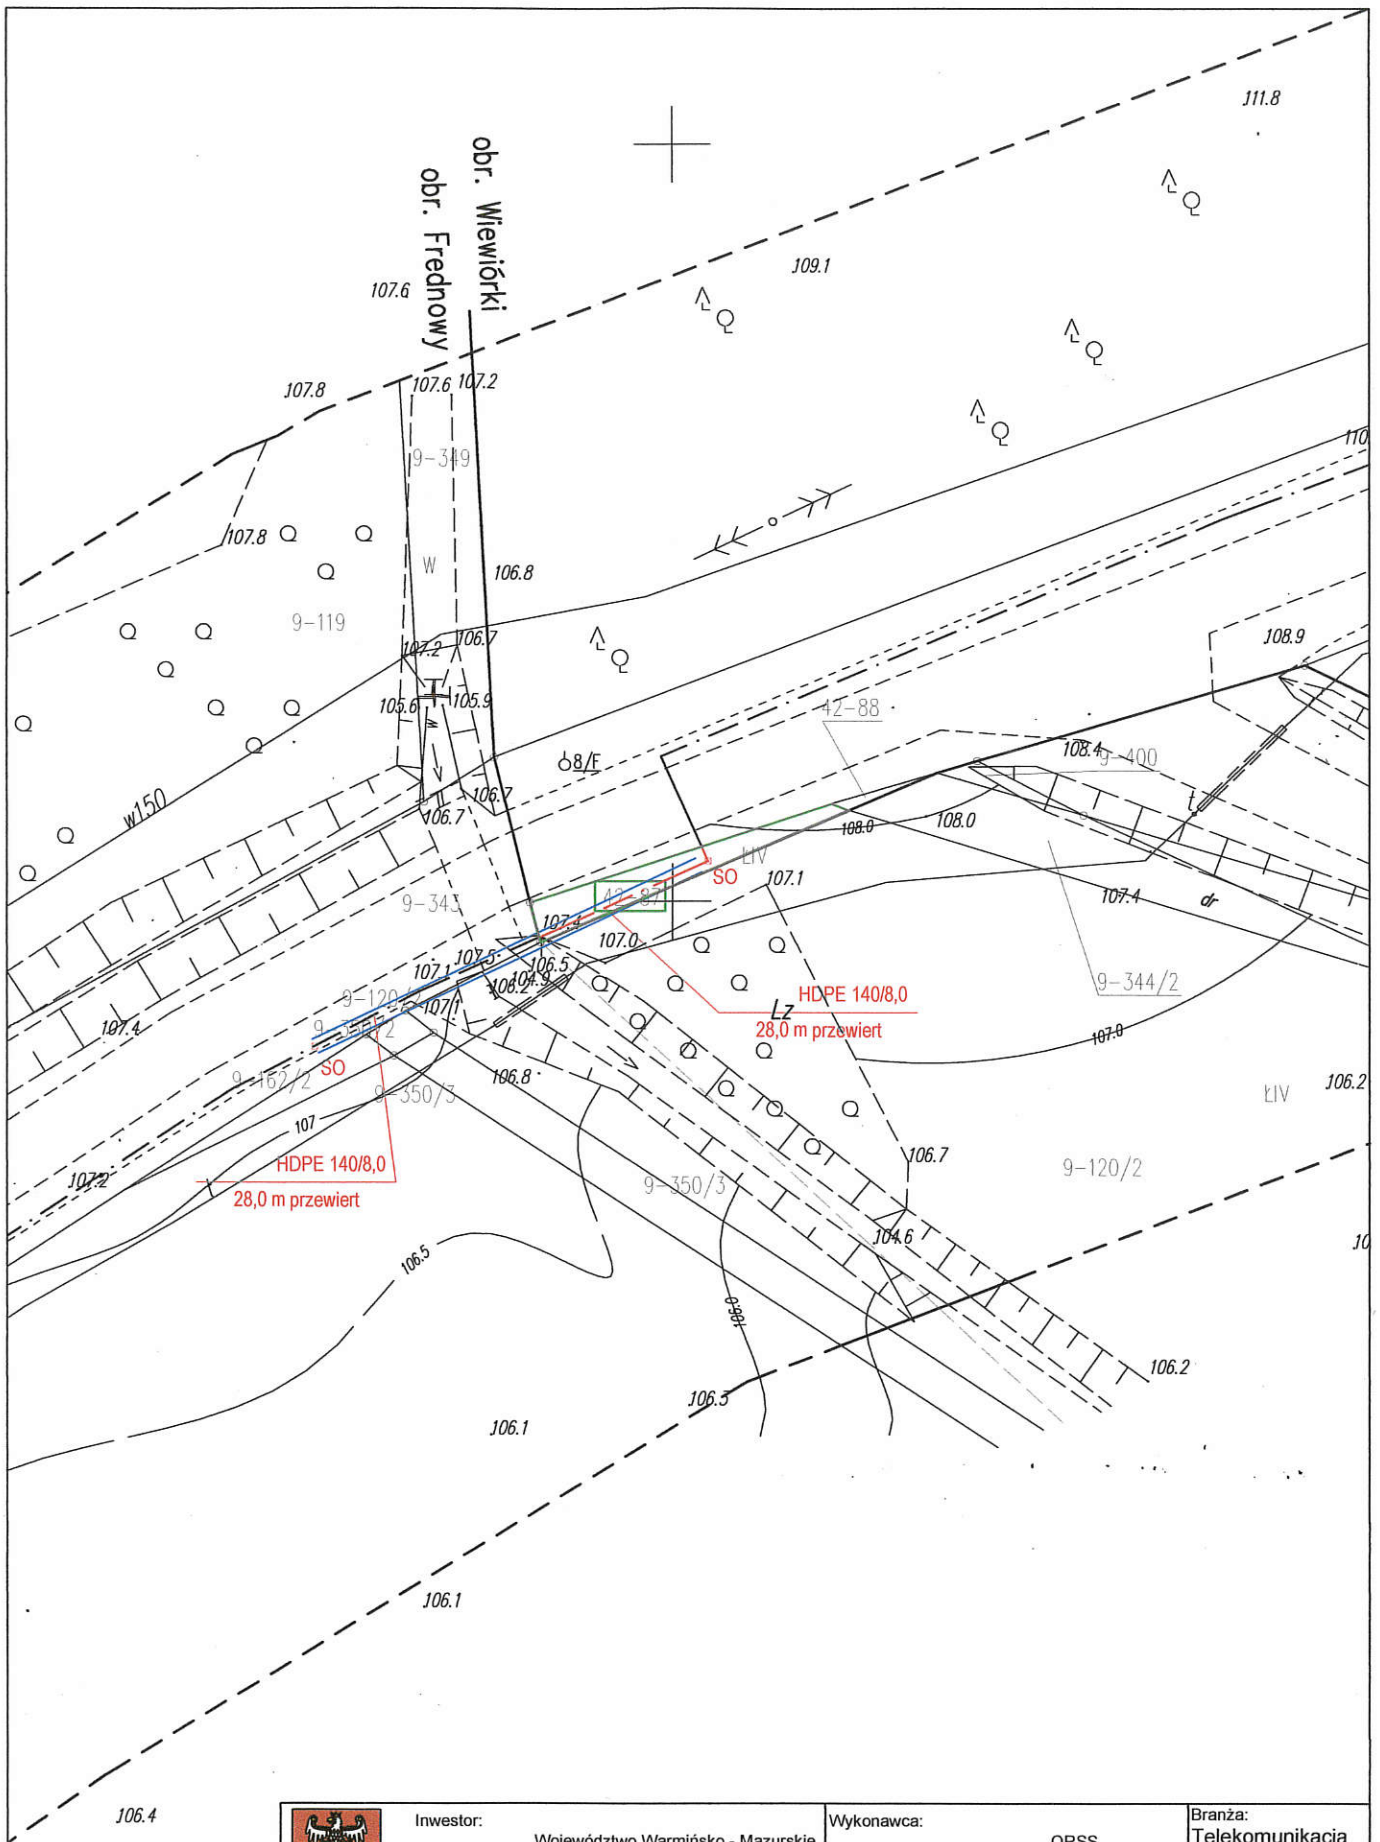

	Inwestor: Województwo Warmińsko - Mazurskie ul. Emilii Plater 1 10-562 Olsztyn	Wykonawca:  ORSS ul. Franciszka Nullo 2 00-486 Warszawa	Branża: Telekomunikacja
	Zadanie: Budowa Sieci Szerokopasmowej Województwa Warmińsko - Mazurskiego	Faza: Projekt budowlano - wykonawczy	Nr rys.: 2
Tytuł rysunku: Projekt zagospodarowania terenu Budowa telekomunikacyjnej kanalizacji kablowej	Obszar/ nazwa relacji: POSZ Frednowy - POSZ Samborowo, dz. 87	Skala: 1:500	Data/rewizja: 05.2014
Projektował: mgr inż. Piotr Zelius Upr.WKP/0406/PWOT/12	Opracował: mgr inż. Piotr Zelius Upr.WKP/0406/PWOT/12		