


WEŁAD POMIESZCZENI - WŁASNOŚĆ II PIĘTRO

II PIĘTRO

skala 1:100

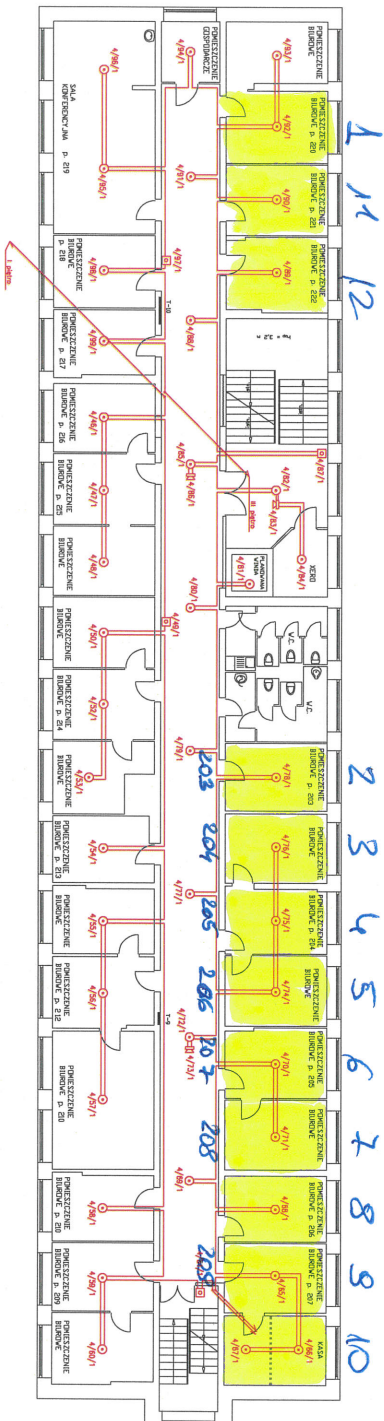

LEGENDA:

- ☐ centrala wentylacji powietrza ARIELCH 171502
- ☐ model pompy ciepłej wody 2000
- ☐ okapnica ciepłej wody 2134 na podłogę z izolacją 22708
- ☐ rury odprowadzające wodę - Ø40x5 z a miejsc Ø40x7 i 40x9 Ø40x11
- ☐ symbolizator dźwiękowy KS2
- ☐ ciepła kładowa KL 7104 na podłogę z izolacją 22708

BIURO PROJEKTOWE "ELION" PRACOWNIA ELEKTRYCZNA	
UL. KWIATKOWSKA 9, 14 - 202 ŁAWA tel. (0-89) 549-66-74	
PROJEKTOWANIE I WYKONANIE PRAC PROJEKTOWYCH	
WYKONANIE PRAC PROJEKTOWYCH I WYKONANIE PRAC WYKONAWCZYCH	
INSTALACJA WYKONAWCZA PRAC	
Imię i nazwisko	Stanisław
Adres	ul. T. KAWCZYŃSKA
Telefon	549-66-74
Adres e-mail	elion@elion.pl
Adres strony internetowej	www.elion.pl
Adres biurowy	ul. T. KAWCZYŃSKA