

ZARZĄDZENIE NR 6/2016
WÓJTA GMINY IŁAWA

z dnia 1 lutego 2016 r.

w sprawie ustanowienia służebności przesyłu.

Na podstawie art. 30 ust. 1 i ust.2 pkt 3) ustawy z dnia 8 marca 1990 r. o samorządzie gminnym (jednolity tekst: Dz.U. z 2015 r. poz. 1515 z późn. zm.) oraz zgodnie z postanowieniami zawartymi w treści §3 ust. 1, §23 ust. 1 pkt 2, ust. 6 i 8 uchwały Nr XXI/195/2012 Rady Gminy Iława z dnia 29 czerwca 2012 r. w sprawie określania zasad gospodarowania nieruchomościami będącymi własnością Gminy, w tym w szczególności zasad nabywania, zbywania, obciążania oraz wydzierżawiania lub wynajmowania nieruchomości wchodzących w skład zasobu nieruchomości Gminy Iława, **zarządzam, co następuje** :

§ 1. Postanawia się ustanowić na rzecz ENERGIA - OPERATOR Spółka Akcyjna z/s w Gdańsku przy ul. Marynarki Polskiej 130, 80 - 557 Gdańsk, Oddział w Olsztynie przy ul. Tuwima 6, służebność przesyłu w postaci linii kablowej nN 0,4 kV o długości 3mb i 1 złącze kablowo - pomiarowe, na czas nieokreślony na nieruchomości stanowiącej własność Gminy Iława, położonej w obrębie Franciszkowo Górne, gminie Iława, oznaczonej w ewidencji gruntów numerem 129/9 dla których Sąd Rejonowy w Iławie Wydział Ksiąg Wieczystych prowadzi księgę wieczystą nr EL1I/00017599/4, zgodnie z mapą.

§ 2. Zarządzenie wchodzi w życie z dniem podpisania.

Wójt

Krzysztof Harmaciński

PROJEKT zagospodarowania terenu

Budowy przyłącza elektroenergetycznego nN 0,4 kV do zasilania w energię elektryczną przepompowni ścieków sanitarnych lokalizowanej na działce nr 129/9 położonej obręb nr 8 Franciszkowo gmina Iława.


Przeście pod pasem drogowym wykonać metodą "przekopu półkowego" kabel układać na głębokości 1,4 m i chronić rurą Arota DVK 110 dł. 4 m.

Istniejący słup linii napowietrznej PP-ŻN/10 (podlegający wyminaniu na E-10,5/10) zasilany obwodem nr 02 kier *Wieś* ze stacji transformatorowej "Franciszkowo I" T-0047
 $R < 10 \Omega$ SłZn 30x4 + S/Fe \varnothing 14,2 mm
UWAGA: Kabel chronić rurą Arota BE 75 dł 3 m i bezpośrednio przed słupem KR 75 dł 2 m.

SZAFKA POMIAROWA P1-Rs/LVZ/LVR/F
 zasila wlvz działka nr (129/9-przepompownia ścieków)
 $R < 30 \Omega$ SłZn 30x4 mm + S/Cu \varnothing 14,2 mm
UWAGA: Kabel bezpośrednio przed złączem chronić rurą Arota KR 75 5 m.

Proj przyłącze kablowe
YAKXS 4x120SE dł. 221 m.
 (trasa 209 m)

Przeście pod pasem drogowym wykonać metodą "przekopu półkowego" kabel układać na głębokości 1,4 m i chronić rurą Arota DVK 110 dł. 4 m.

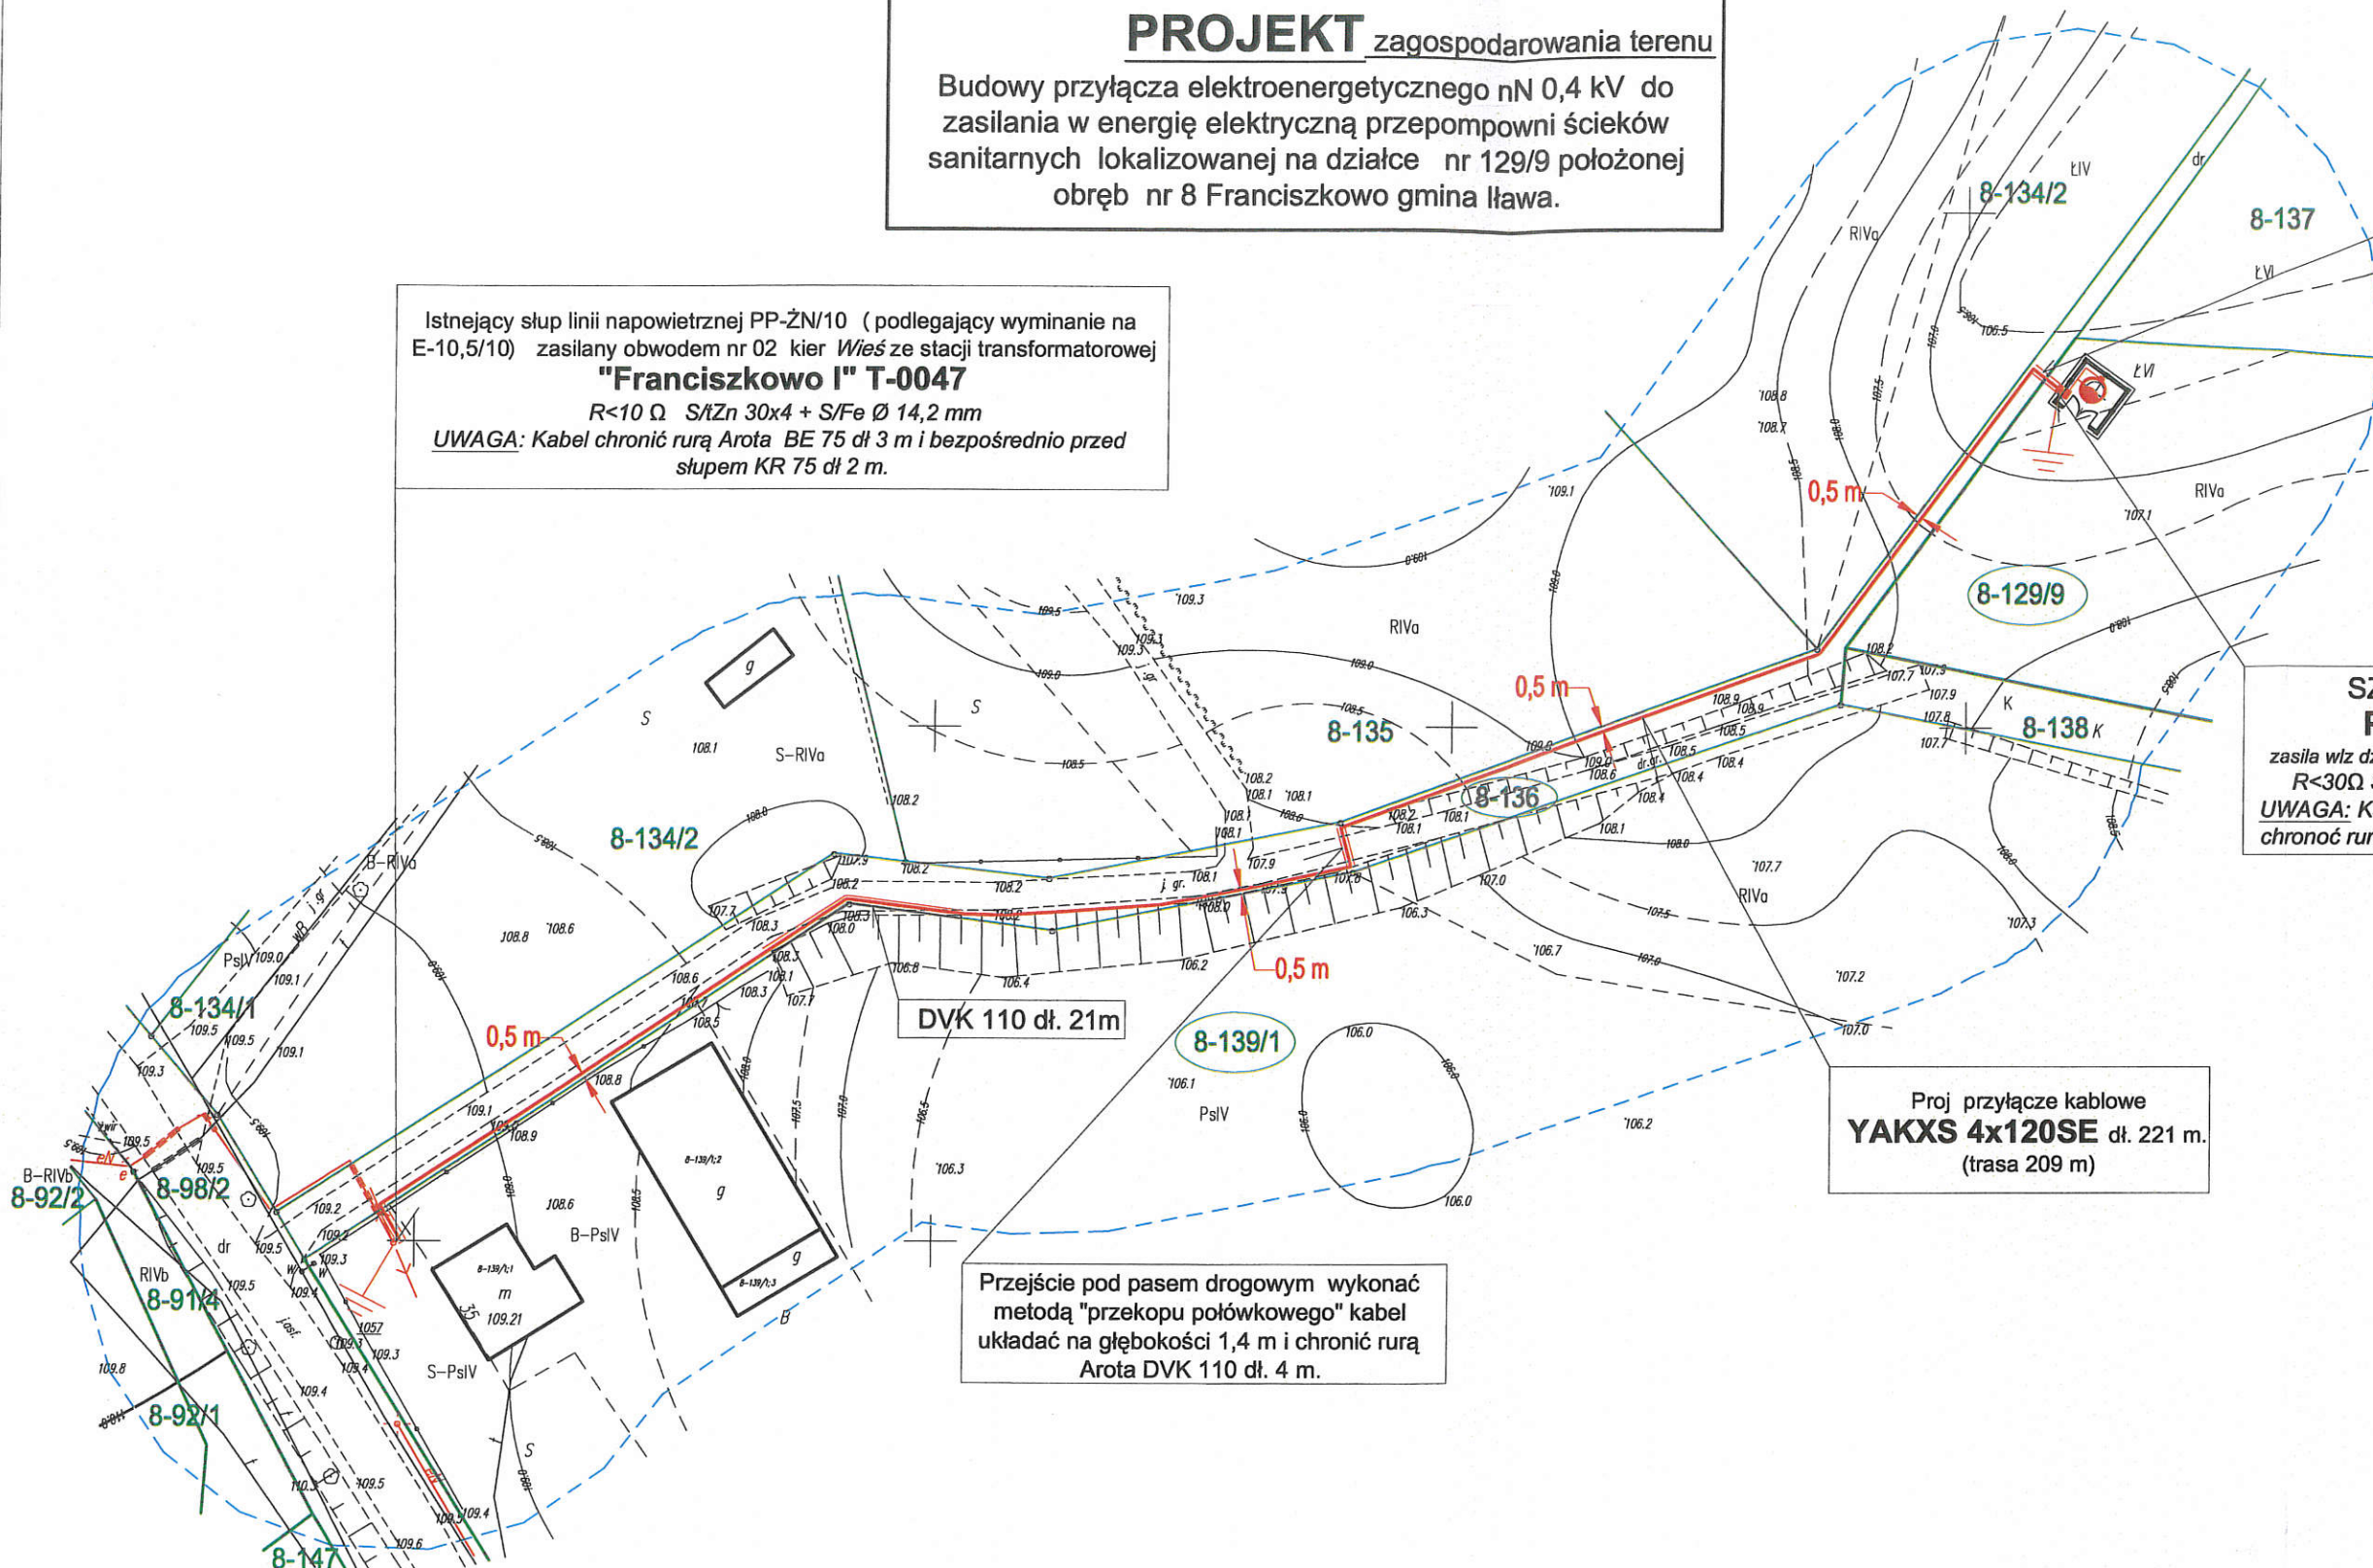

SZKIC ORIENTACYJNY 	ARKUSZ 1/1	Mapa do celów projektowych 1:500
	woj. warmińsko-mazurskie pow. iławski gm. Iława - 280703_2 obr. 0008 - Franciszkowo Górn., dz. 129/9 Nr arkusza: 7.205.10.14.3.3 Układ: PL-2000, Układ wys.: Kransztań 60 Uwagi: Wykonano rzeźbę mapy nie było poprzedzono ustaleniami dotyczącymi ewentualnych skutków gruntowych obciążających grunty położone w granicach projektowanej inwestycji budowlanej. Nieustalono granice ewidencyjne oznaczone kolorem zielonym linia ciągła. Nie ustalono granic wytyczonych w terenie urzędzi podziemnych urządzeń, a nie zgłoszonych do inwentaryzacji geodezyjnej. Kontury klasyfikacyjne oznaczone kolorem zielonym.	Zakres aktualizacji: Mapa zaktualizowana w dniu 14.01.2016 r. Wykonawca: PRACOWNIA GEODEZYJNA GEDEFEKT 14-200 Iława, ul. Dąbrowskiego 15A/1a tel. 89 648 21 96 kom. 502 353 379 www.geo-efekt.pl e-mail: biuro@geo-efekt.pl Kierownik roboty: mgr inż. Andrzej Zawadzki upr. zawodowa: 12277 Nr rob: AZ-1199/2016 KERG: WGN.6640.41.2015

UWAGA: Złącze ustawić w obszarze działki nr 129/9 w odległości 0,1 m od ogrodzenia przepompowni ścieków z wolnym dostępem do złącza z pasa drogowego.

Inwestor ENERGA-OPERATOR S.A. z siedzibą w Gdańsku Oddział w Olsztynie 10-950 Olsztyn ul Tuwima 6	PROJEKT budowy przyłącza nN 0,4 kV	SKALA 1:000 styczeń 2016 Rys nr 1/E
WP- P/15/050447 PROJEKTOWAŁ	PILIPIUK ZBIGNIEW upr. 55/83/OL	