

ZARZĄDZENIE NR 53/2018
WÓJTA GMINY IŁAWA

z dnia 24 lipca 2018 r.

w sprawie wyrażenia zgody na ustanowienie służebności przesyłu na rzecz ENERGA - OPERATOR Spółka Akcyjna.

Na podstawie art. 30 ust. 1 i ust.2 pkt 3) ustawy z dnia 8 marca 1990 r. o samorządzie gminnym (jednolity tekst: Dz.U. z 2018 r. poz. 994 z późn. zm.) oraz zgodnie z postanowieniami zawartymi w treści §3 ust. 1, §23 ust. 1 pkt 2), ust. 6) uchwały Nr XXI/195/2012 Rady Gminy Iława z dnia 29 czerwca 2012 r. w sprawie określenia zasad gospodarowania nieruchomościami będącymi własnością Gminy, w tym w szczególności zasad nabywania, zbywania, obciążania oraz wydzierżawiania lub wynajmowania nieruchomości wchodzących w skład zasobu nieruchomości Gminy Iława, zarządzam, co następuje:

§ 1. Wyraża się zgodę na obciążenie nieruchomości stanowiącej własność Gminy Iława, oznaczonej w ewidencji gruntów i budynków jako działka o numerze 240/16, położona w obrębie geodezyjnym Siemiany, KW EL1I/00017820/3, służebnością przesyłu na rzecz ENERGA - OPERATOR Spółka Akcyjna z siedzibą w Gdańsku przy ul. Marynarki Polskiej 130, 80-557 Gdańsk, Oddział w Olsztynie przy ul. Tuwima 6, w postaci linii kablowych nN 0,4 kV (dł. 15,0 m) i rozdzielnicy kablowej (szt. 1), na czas nieokreślony, zgodnie z lokalizacją określoną na mapie sytuacyjnej, stanowiącej załącznik do zarządzenia.

§ 2. Ustanowienie służebności nastąpi za jednorazowym wynagrodzeniem w wysokości 380,00 zł +VAT.

§ 3. Zarządzenie stanowi podstawę do zawarcia umowy notarialnej o ustanowieniu służebności przesyłu określonej w §1.

§ 4. Zarządzenie wchodzi w życie z dniem podpisania.

Wójt


mgr inż. Krzysztof Harmaciński

PROJEKT ZAGOSPODAROWANIA TERENU
SKALA 1:500


Istn. linia kablowa YAKY 4 x 70 SE
(obwód nr 05) zdemontować ze słupa i
wprowadzić do szafy rozdzielczej nN - RK1
Istn. linia kablowa YAKY 4 x 25 SE
(obwód nr 04) zdemontować ze słupa i
wprowadzić do szafy rozdzielczej nN - RK1
Proj. linia kablowa YAKXS 4 x 70 SE
(obwód nr 03)
Proj. linia kablowa YAKXS 4 x 70 SE
(obwód nr 02)
Istn. linie kablowe 2 x YAKY 4 x 240 SE
(obwód nr 01) zdemontować ze słupa i
wprowadzić do szafy rozdzielczej nN - RK1
Istniejąca stacja transf.
"JEZIORNO II", T-0598

Projektowana linia kablowa
YAKXS 4 x 120 SE

SRS110
(Przecisk)
l = 14,5m

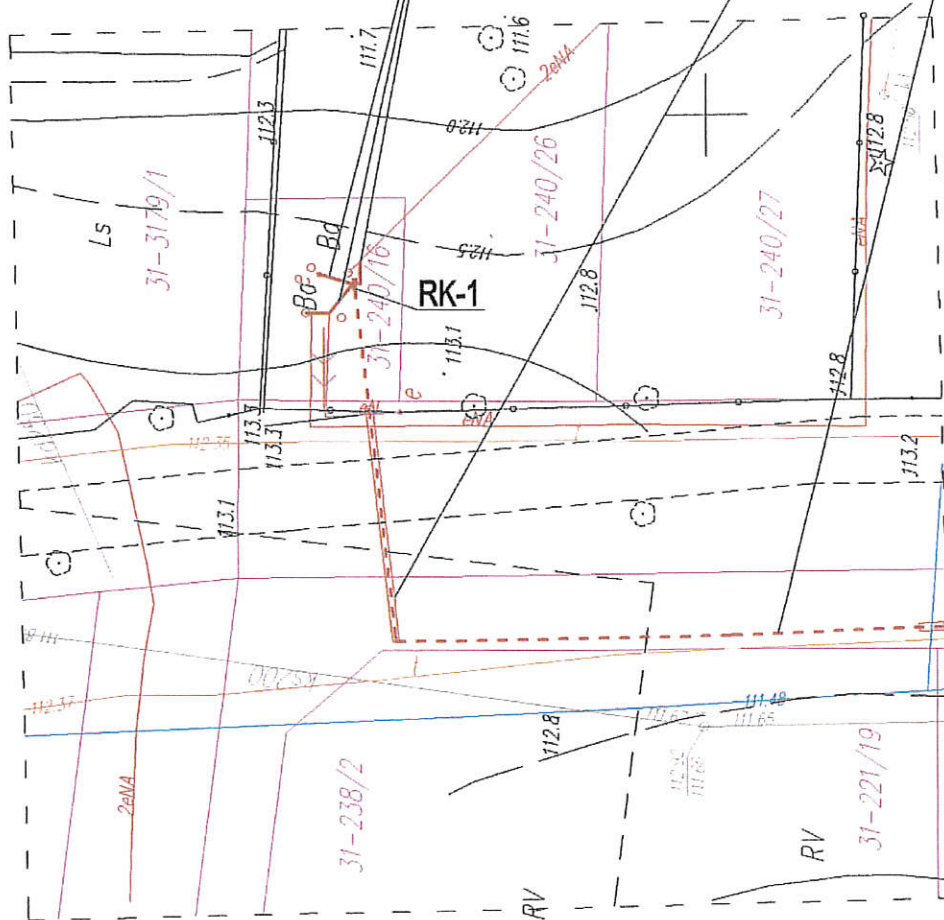

RK-1

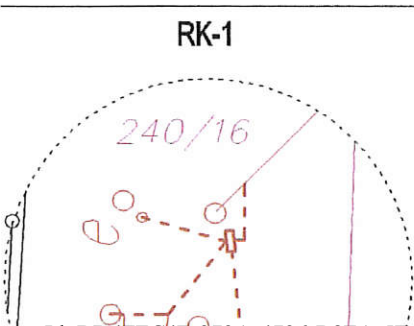

BIURO PROJEKTOWE "ELTOM" TOMASZ KASPROWICZ
UL. KWIDZYŃSKA 9, 14 - 200 ILAWA, tel. 601-677-680

Skala 1:500	Investor ENERGA OPERATOR SA, Oddział w Olsztynie 10 - 950 Olsztyn, ul. Tuwima 6
Data	Temat rysunku Trasa projektowanej sieci kablowej 0,4 kV wraz z szafkami pomiarowymi i rozdzielnicami kablowymi