

ZARZĄDZENIE NR 19/2021
WÓJTA GMINY IŁAWA

z dnia 26 lutego 2021 r.

w sprawie wyrażenia zgody na ustanowienie służebności przesyłu na rzecz ENERGA - OPERATOR Spółka Akcyjna.

Na podstawie art. 30 ust. 1 i ust.2 pkt 3) ustawy z dnia 8 marca 1990 r. o samorządzie gminnym (jednolity tekst: Dz.U. z 2020 r. poz. 713 z późn. zm.) oraz zgodnie z postanowieniami zawartymi w treści §3 ust. 1, §23 ust. 1 pkt 2), ust. 6) uchwały Nr XXI/195/2012 Rady Gminy Iława z dnia 29 czerwca 2012 r. w sprawie określenia zasad gospodarowania nieruchomościami będącymi własnością Gminy, w tym w szczególności zasad nabywania, zbywania, obciążania oraz wydzierżawiania lub wynajmowania nieruchomości wchodzących w skład zasobu nieruchomości Gminy Iława, zarządzam, co następuje:

§ 1. Wyraża się zgodę na obciążenie nieruchomości stanowiącej własność Gminy Iława, oznaczonej w ewidencji gruntów i budynków jako działka nr 101/1 o pow. 0,0613 ha, położonej w obrębie geodezyjnym Szałkowo, KW EL11/00025923/4, służebnością przesyłu na rzecz ENERGA - OPERATOR Spółka Akcyjna z siedzibą w Gdańsku przy ul. Marynarki Polskiej 130, 80-557 Gdańsk, Oddział w Olsztynie przy ul. Tuwima 6, w postaci linii napowietrznej nN 0,4kV l=22m, na czas nieokreślony, zgodnie z lokalizacją określoną na mapie sytuacyjnej, stanowiącej załącznik do Zarządzenia.


§ 2. Ustanowienie służebności nastąpi za jednorazowym wynagrodzeniem w wysokości 1 100,00 zł + VAT.

§ 3. Zarządzenie stanowi podstawę do zawarcia umowy notarialnej o ustanowieniu służebności przesyłu określonej w §1.

§ 4. Zarządzenie wchodzi w życie z dniem podpisania.

Wójt

Krzysztof Harmaciński

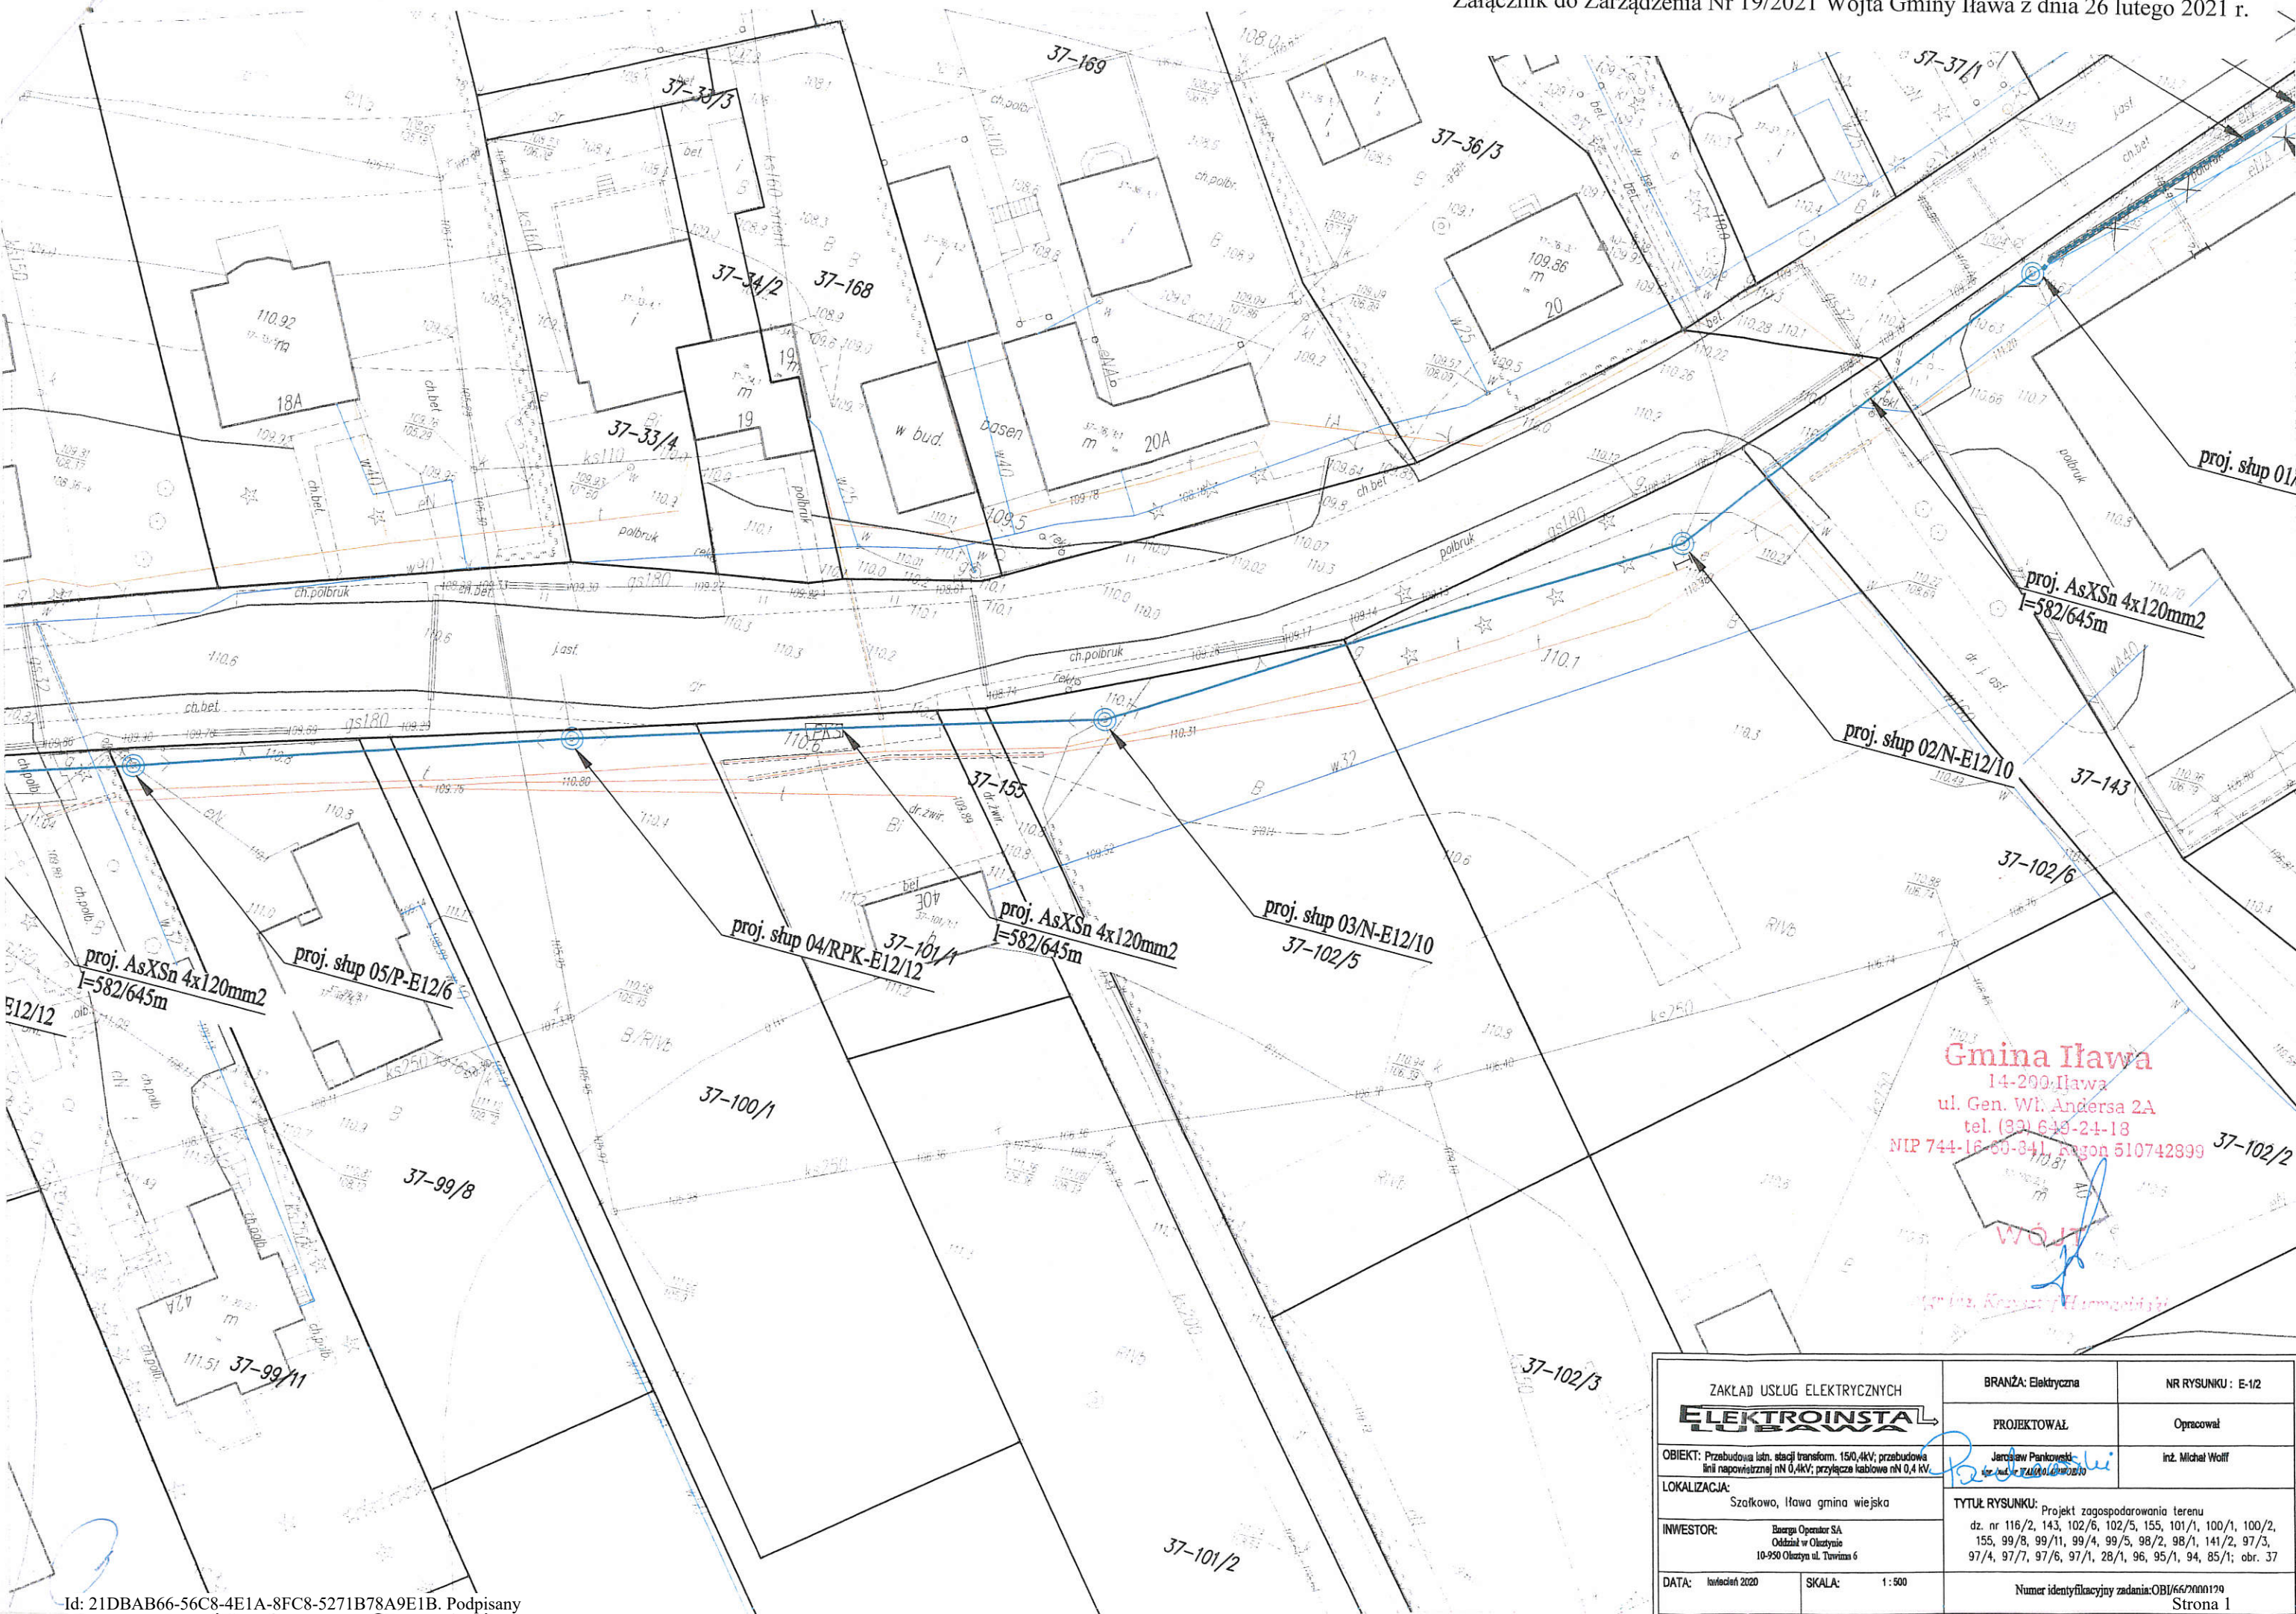

Gmina Iława
 14-200-Iława
 ul. Gen. Wł. Andersa 2A
 tel. (89) 649-24-18
 NIP 744-16-60-341, REGON 510742899

Wójt
 mgr inż. Krzysztof Wierzbicki

| | | |
|--|---|--------------------|
| ZAKŁAD USŁUG ELEKTRYCZNYCH ELEKTROWSTA IŁAWA | BRANŻA: Elektryczna | NR RYSUNKU : E-1/2 |
| | PROJEKTOWAŁ | Opracował |
| OBIEKT: Przebudowa i ln. stacji transform. 150,4kV; przebudowa linii napowietrznej nN 0,4kV; przyłącza kablowe nN 0,4 kV | <i>Jacek Pankowski</i> Jarosław Pankowski ul. Wł. Andersa 2A, Iława | inż. Michał Wolff |
| LOKALIZACJA: Szalkowo, Iława gmina wiejska | TYTUŁ RYSUNKU: Projekt zagospodarowania terenu dz. nr 116/2, 143, 102/6, 102/5, 155, 101/1, 100/1, 100/2, 155, 99/8, 99/11, 99/4, 99/5, 98/2, 98/1, 141/2, 97/3, 97/4, 97/7, 97/6, 97/1, 28/1, 96, 95/1, 94, 85/1; obr. 37 | |
| INWESTOR: Energa Operator SA Oddział w Olsztynie 10-950 Olsztyn ul. Turwina 6 | DATA: luty 2020 | SKALA: 1 : 500 |
| Numer identyfikacyjny zadania: OBI/66/2000179 | | Strona 1 |